



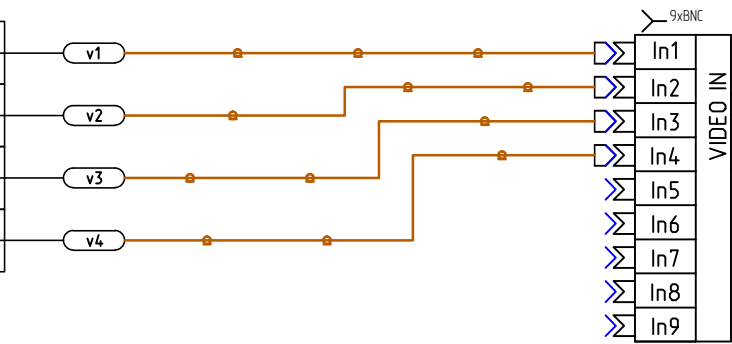
Инв. N подл.	Подпись и дата	Взамен инв. N	Согласовано	

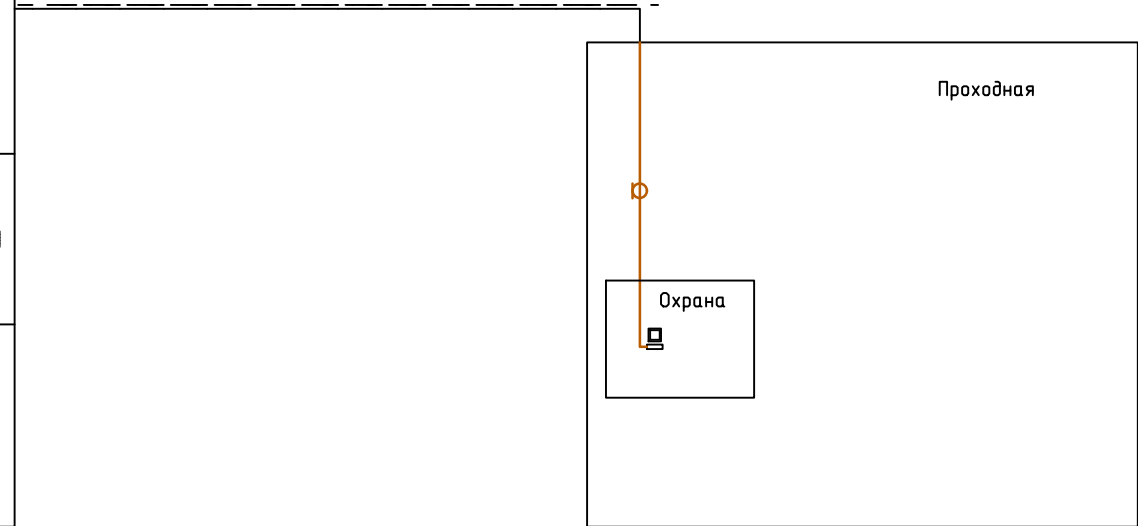


						2010/03-СТН Э7				
						г.Москва				
Изм.	Кол.уч.	Лист	N док.	Подпись	Дата	Система телевизионного наблюдения	Стадия	Лист	Листов	
Утв.					25.05.2010		Схема расположения оборудования и кабельных трасс	Р		1
ГИП					25.05.2010					
Н.контр.					25.05.2010					
Проверил					25.05.2010					
Разработал					25.05.2010					
							ООО "Системы Безопасности"			

Инв. N подл.	Подпись и дата	Взамен инв. N	Согласовано	

Коридор 3-го этажа	AS1		v1
Коридор 3-го этажа	AS2		v2
Коридор 4-го этажа	AS3		v3
Коридор 4-го этажа	AS4		v4



Videoserver-6-8-1000

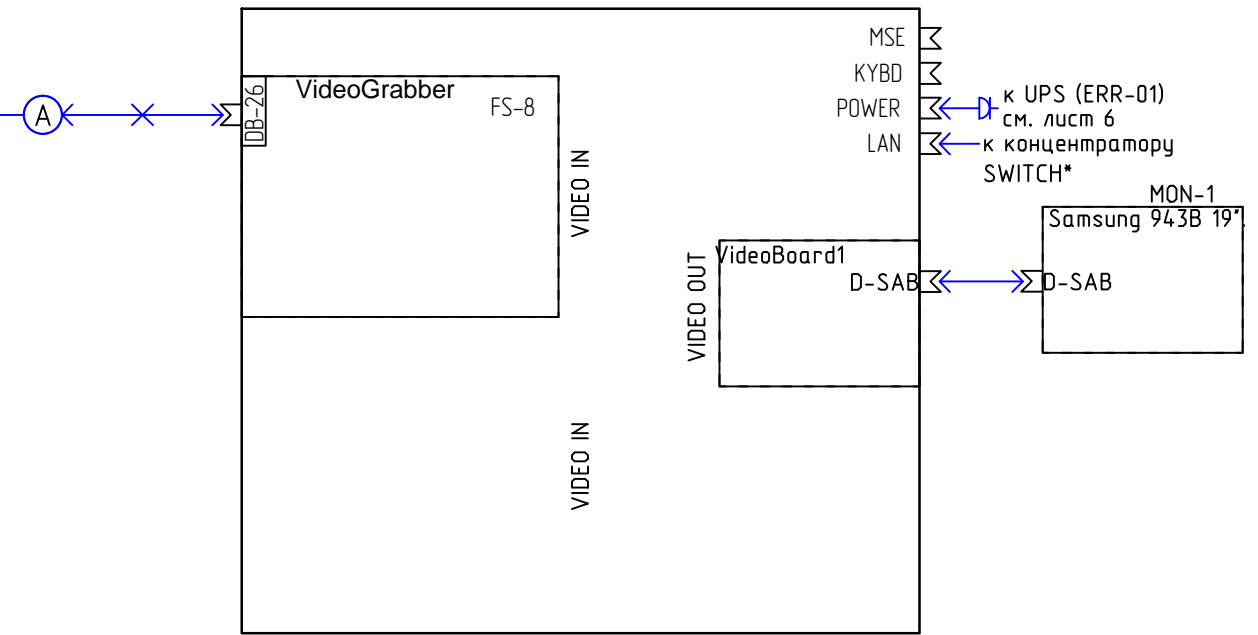

						2010/03-СТН ЭЗ			
						г.Москва			
Изм.	Кол.уч.	Лист	N док.	Подпись	Дата	Система телевизионного наблюдения	Стадия	Лист	Листов
Утв.					25.05.2010		Р		1
ГИП					25.05.2010				
Н.контр.					25.05.2010				
Проверил					25.05.2010				
Разработал					25.05.2010				
								ООО "Системы Безопасности"	